



- **PLANTA BAIXA**
- **ESCALA : 1/25**
- **PROJETO CABEAMENTO ESTRUTURADO - DATACENTER**
- **ESCALAS INDICADAS**

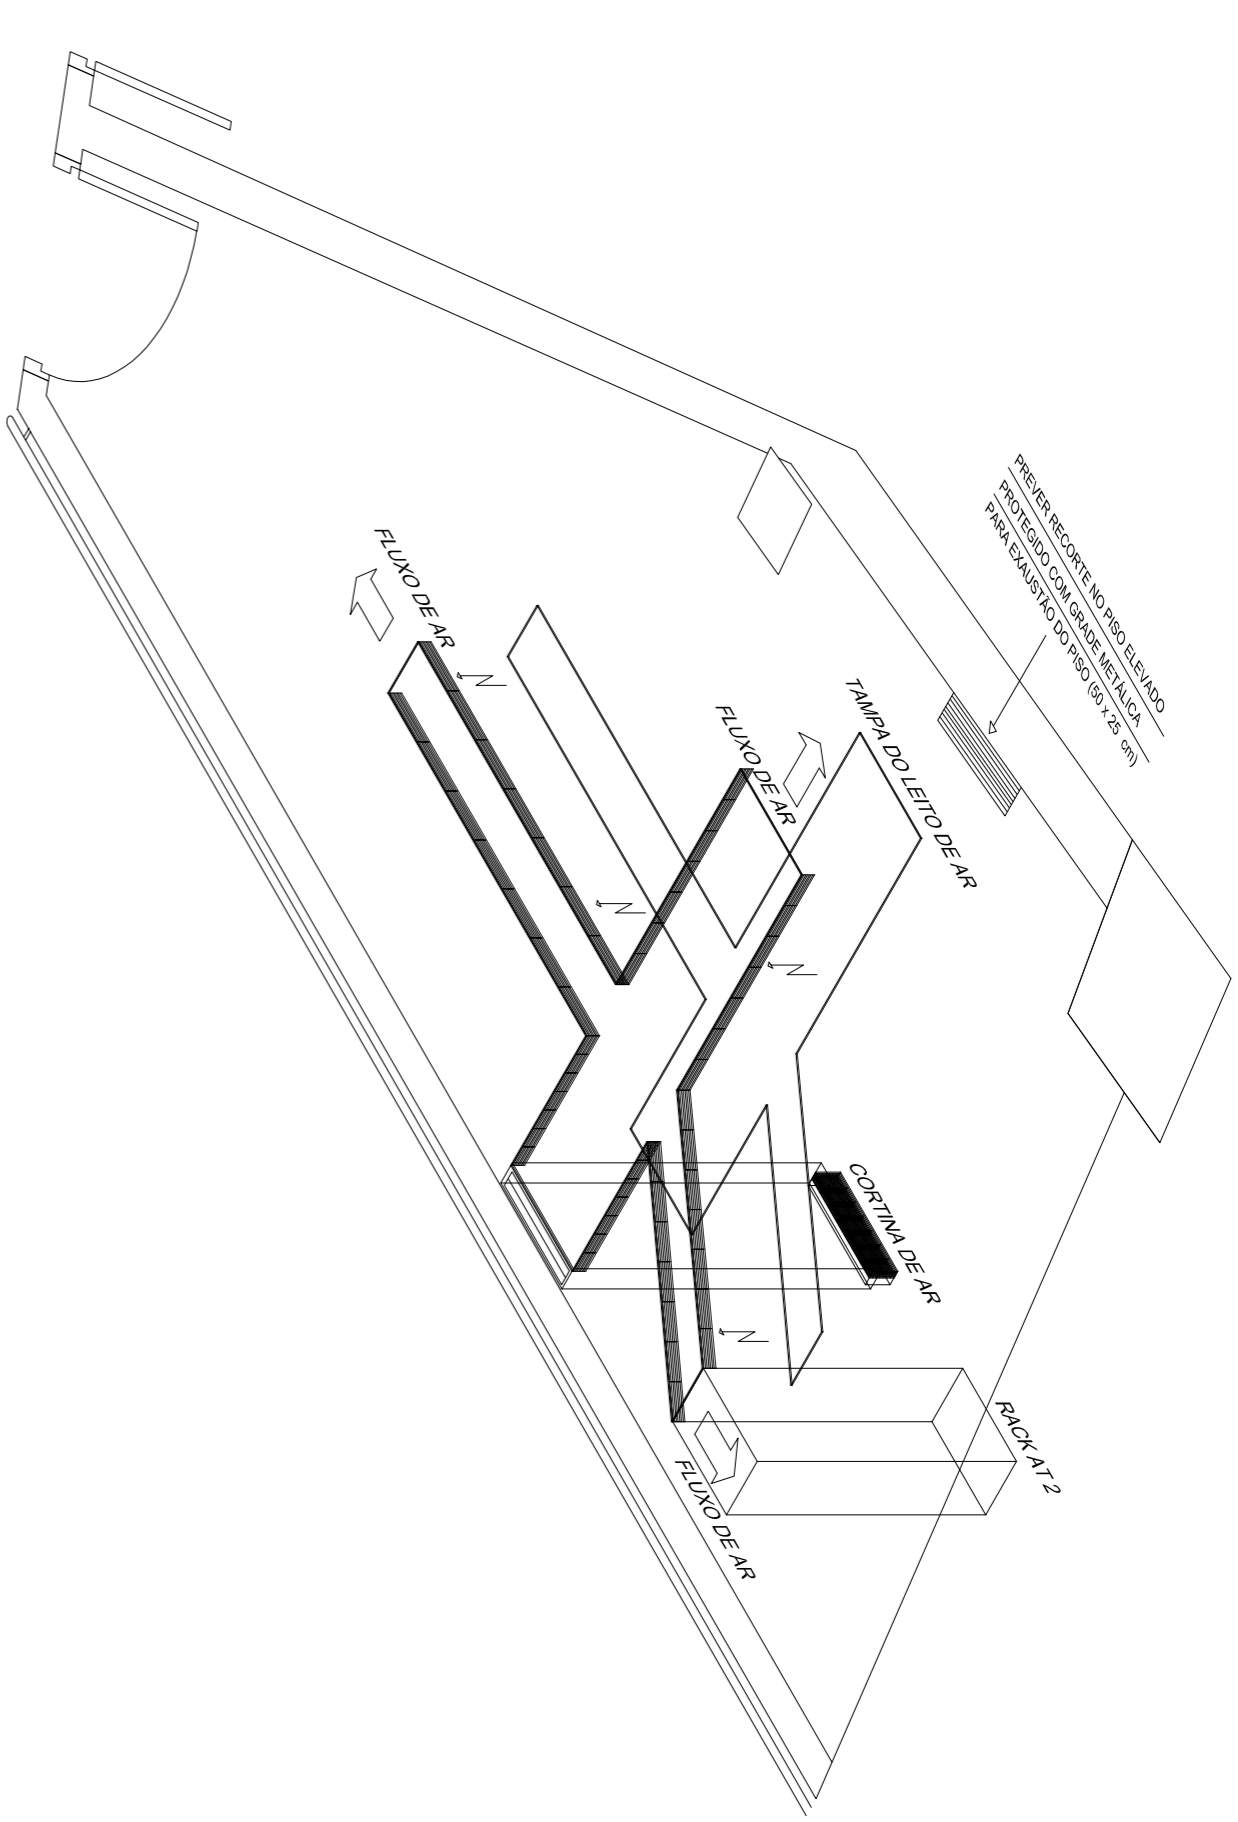

• **DETALHAMENTO**
• **ESCALA : 1/25**

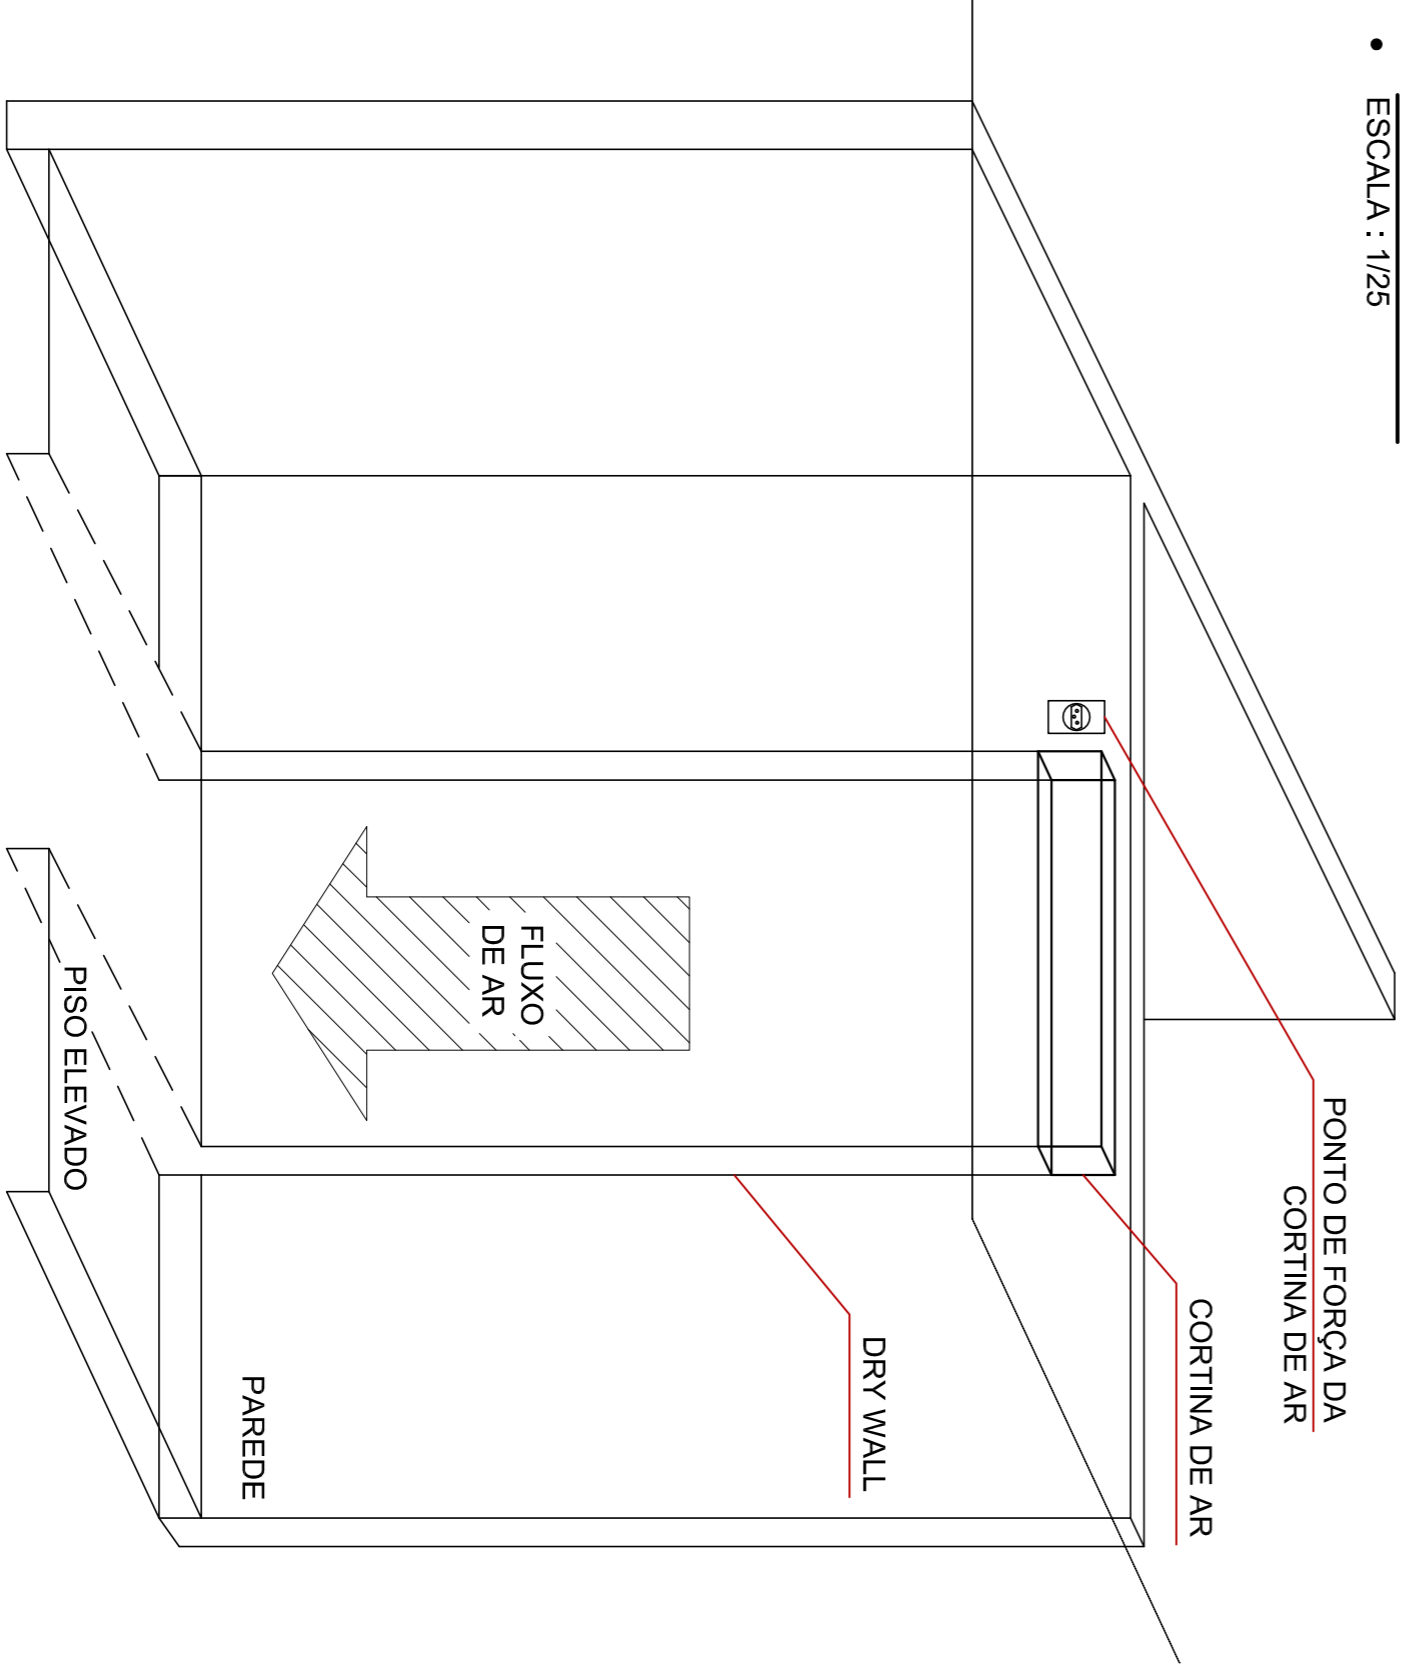

- **DETALHE DE REFRIGERAÇÃO POR BAIXO DO PISO ELEVADO, CANALIZADO POR CORTINA DE AR**
- **SEMI ESCALA**



OBS.: CONFERIR MEDIDAS EM OBRA
INSTITUTO FEDERAL SUL-RIO-GRANDENSE
 DPO- DIRETORIA DE PROJETOS E OBRAS
 Praça José Bonifácio, nº 01 - CEP 96015-170 - PELOTAS/RS
 (53) 3026.7240 / 3026.7241 / 3026.7242
 dpo@isul.edu.br / dpo_cpof@isul.edu.br

RESPONSÁVEL TÉCNICO/PROJETO: _____ PROPRIETÁRIO: _____
 RODRIGO GALUZZI GARCIA PIVA
 CRELA SP 82295663

CAMPUS SANTANA DO LIVRAMENTO
CABEAMENTO ESTRUTURADO

PLANTA BAIXA DATACENTER
 (INSTALAÇÃO NOVA)

DESENHO: EDGAR
 VISTO: _____
 MODIF. EM: JULHO / 2012
 ARQUIVO: CSL 0012/2012
 DATA: JANEIRO
 ESCALA: INDICADA
 PRANCHA: PLT 05/06

TERMO DE RESPONSABILIDADE: O PROJETANTE ASSINA POR SUAS ATIVIDADES E RESPONSABILIDADE TÉCNICA. O PROPRÍETÁRIO ASSINA POR SUAS ATIVIDADES E RESPONSABILIDADE TÉCNICA. O PROPRÍETÁRIO ASSINA POR SUAS ATIVIDADES E RESPONSABILIDADE TÉCNICA. O PROPRÍETÁRIO ASSINA POR SUAS ATIVIDADES E RESPONSABILIDADE TÉCNICA.
 TELEFONE: 51 3026.7240 / 3026.7241 / 3026.7242