


QUADRO DE FORÇA E LUZ

CIRCUITO	POTÊNCIA (W)		CONDUTOR (mm <sup>2</sup> )	PROTECTOR (A)	FINALIDADE
	A	B			
01	480		1,5	1x16	Iluminação
02	1500		2,5	1x25	Tomadas
03	5400		4,0	1x35	Chuveiro
04		5400	4,0	1x35	Chuveiro
05					Reserva
06					Reserva
<b>TOTAL</b>		<b>12,78kW</b>	<b>#6,0mm<sup>2</sup></b>	<b>2x30</b>	

SIMBOLOGIA

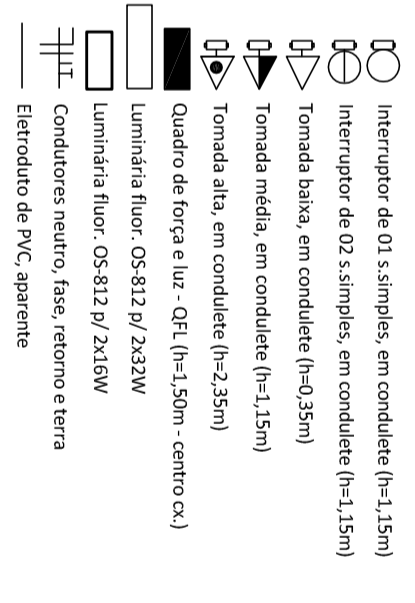

**OBS.: CONFERIR MEDIDAS EM OBRA**  
**INSTITUTO FEDERAL**  
**SUL-RIO-GRANDENSE**

**DPO - DIRETORIA DE PROJETOS E OBRAS**  
 Praça José Bonifácio, nº 01 - CEP 96015-170 - PELOTAS/RS  
 (53) 3026.7240 / 3026.7241 / 3026.7242  
 dpo@ifsul.edu.br / dpo\_cpno@ifsul.edu.br

RESPONSÁVEL TÉCNICO/PROJETO: \_\_\_\_\_

RESPONSÁVEL TÉCNICO/EXECUÇÃO: \_\_\_\_\_

PROPRIETÁRIO: \_\_\_\_\_

**REITORIA - GONÇALVES CHAVES, N° 3218**

**PROJETO ELÉTRICO**

**ADAPTAÇÃO DOS BLOCOS B-01 E B-02**  
**PLANTA BAIXA**

VI/RS005V009/DADOS/POA/POTRAB1 - REITORIA GONÇALVES CHAVES 3218/REFORMA DOS  
 PRÉDIOS/SILICIAÇÃO/DESENHOS/PEL 07-09.DWG

DESENHO	RICARDO
VISTO	
MODIF. EM	
ARQUIVO	REI 002/2012
DATA	JANEIRO/2012
ESCALA	INDICADA
PRANCHA	PEL 07/09

PLANTA BAIXA  
 ESCALA 1/50