


PLANTA BAIXA PAV. TERREO  
ESCALA: 1/75

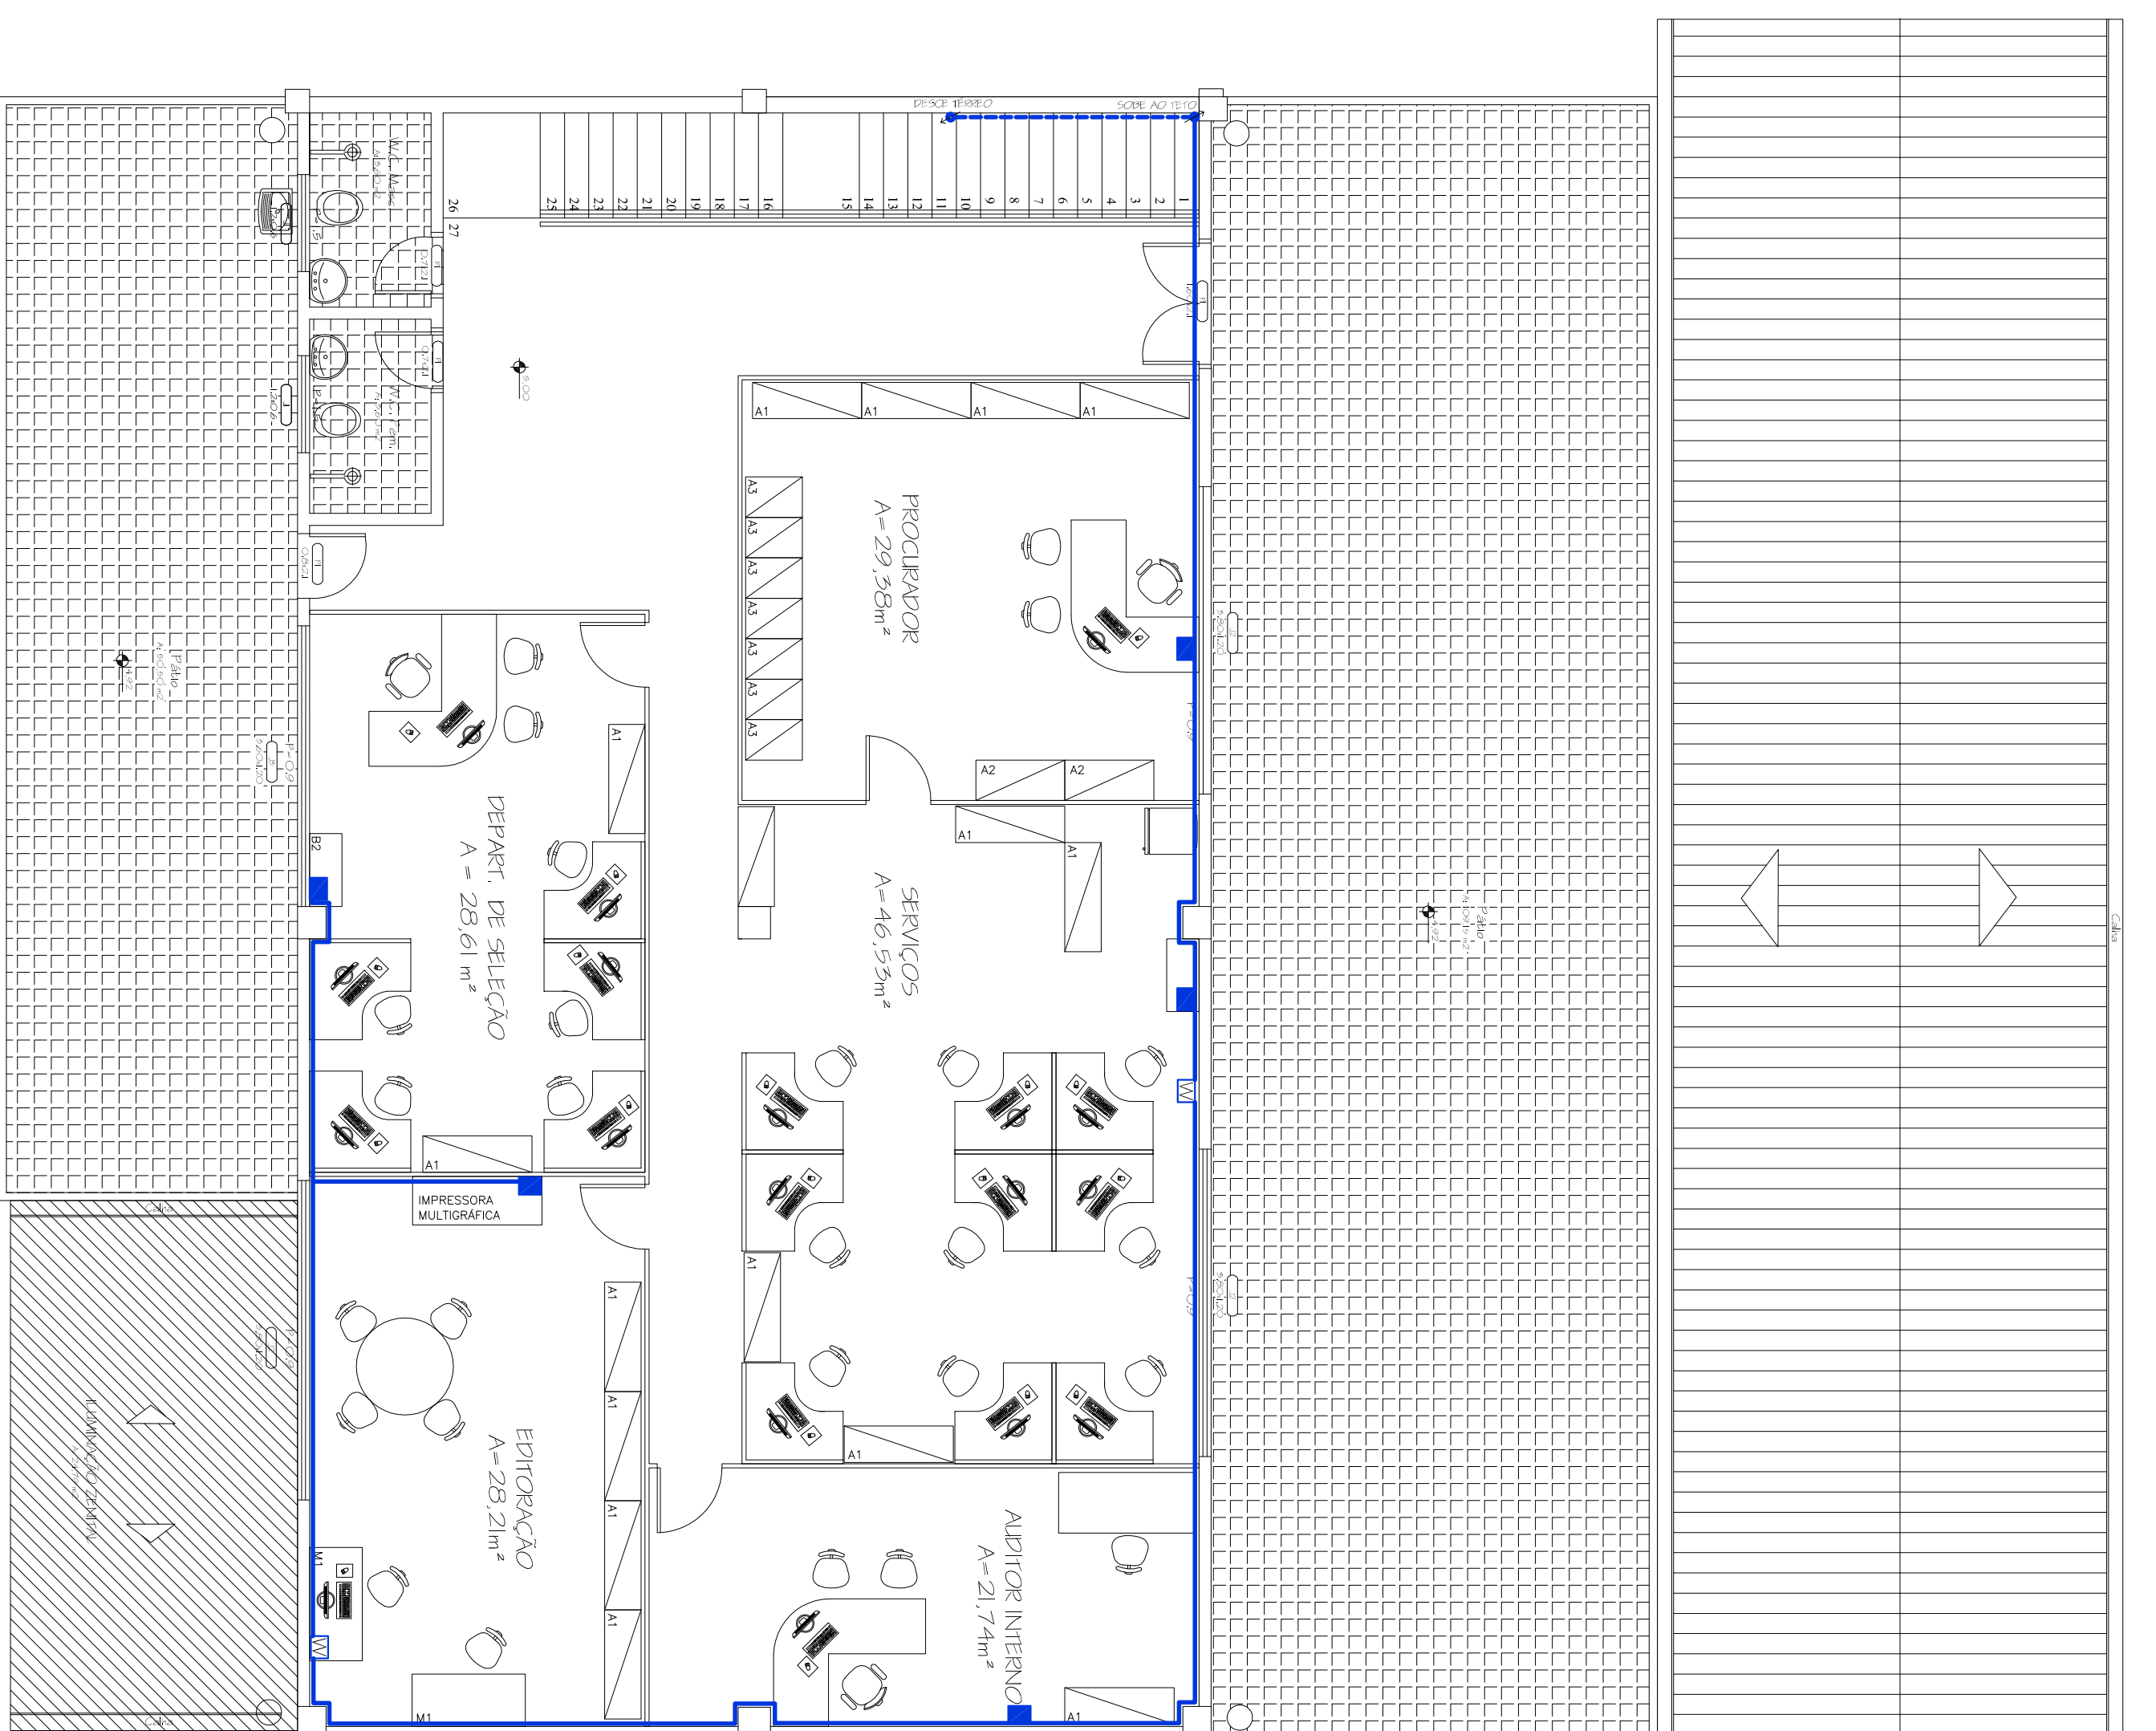

PLANTA BAIXA 2º PAV.  
ESCALA: 1/75

### LEGENDA

- W PONTO REDE LÓGICA PARA WIRELESS
- PONTO DE IMPRESSORA
- CANALETA TIPO SISTEMA "X" SOZO PELO TETO
- CANALETA TIPO SISTEMA "X" SOZO PELO PISO

**OBS.: CONFERIR MEDIDAS EM OBRA**  
DPO - DIRETORIA DE PROJETOS E OBRAS

Projeto Arquitetônico  
Rua José Bonifácio, nº 01 - CEP 80015-170 - Fone: (41) 3026-7247 / 3026-7241 / 3026-7202

**PROJETO ARQUITETONICO**  
AUDITORIA INTERNA

DESENHO	MUNICHOW
VISTO	
MODIF. EM	
ARQUIVO	
DATA	OUTUBRO/2010
ESCALA	1/50 (SOZO)
FRANQUIA	0101

LAYOUT - REDE WIRELESS E IMPRESSORAS